



ния совмещения с листом 3.2

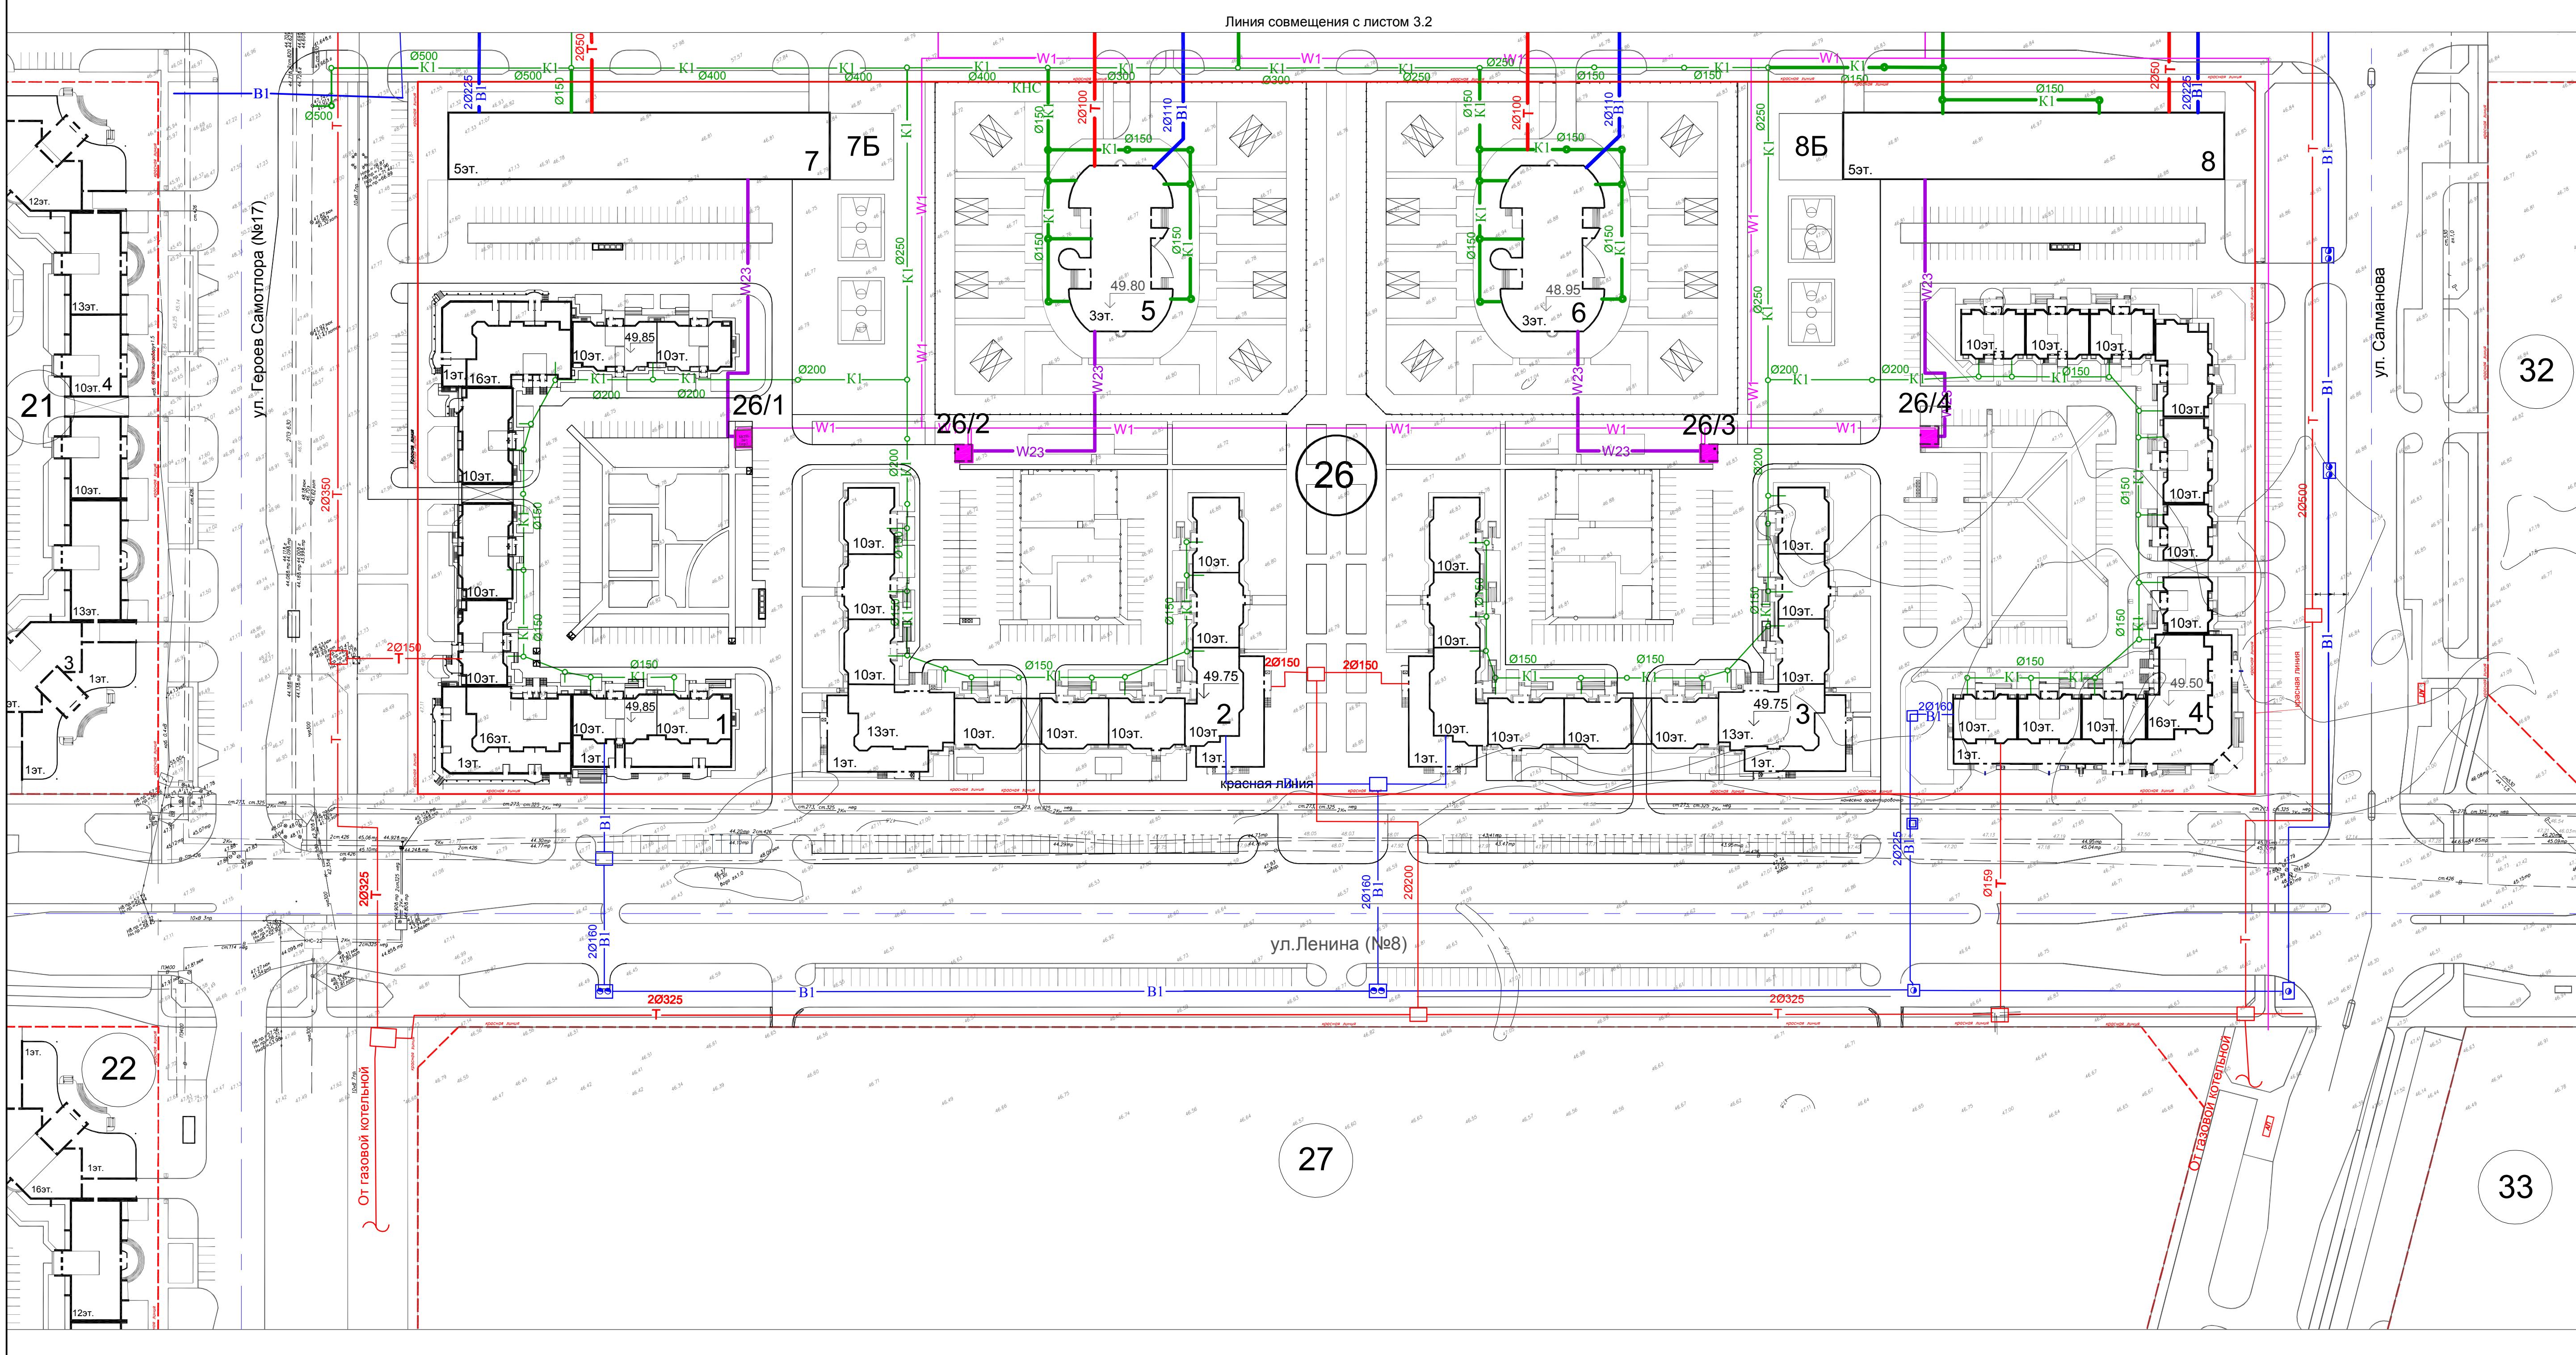

Квартал №26. Ведомость жилых и общественных зданий

Наименование и обозначение	Этажность	Количество		Площадь, м ²				Строительный объем, м ³	
		Зданий	Квартир	застройки		общая нормируемая		Здания	Всего
				здания	Всего	здания	Всего		
9-секционный жилой дом из изд. серии 112 со встроеннымными нежилыми помещениями на 1 этаже	10,16	1	471	471	5902,2	5902,2	квартир: 26877,2 нежил.пом.: 2507,7	квартир: 26877,2 нежил.пом.: 2507,7	
10-секционный жилой дом	10,13	1	376	376	4728,5	4728,5	квартир: 21179,2 нежил.пом.: 930	квартир: 21179,2 нежил.пом.: 930	116898,23 116898,23
10-секционный жилой дом	10,13	1	376	376	4728,5	4728,5	квартир: 21179,2 нежил.пом.: 930	квартир: 21179,2 нежил.пом.: 930	116898,23 116898,23
11-секционный жилой дом из изд. серии 112 со встроеннымными нежилыми помещениями на 1 этаже	10,16	1	425	425	5199,9	5199,9	квартир: 22919,2 нежил.пом.: 1807,8	квартир: 22919,2 нежил.пом.: 1807,8	128070,5 128070,5
Детский сад на 320 мест с начальной школой	3	2	-	-	1100	2200	5300	10600	
Гараж-стоянка на 300 мест со встроеннымными нежилыми помещениями на 2400 м ² (аптека, магазины на 850 м ² торг.пл., кафе на 30 мест, предприятие бытового обслуж. на 7 раб. мест, помещения для досуга населения, для физкульт. оздоровит. занятий, отделен. банка, отделен. связи)	5	2	-	-	2200	4400	13000	26000	
Площадка для выгула собак	-	2	-	-	400	800	-	-	
Трансформаторная подстанция (БКТП)	1	4	-		30	120	27	108	
ИТОГО		18	1648		43720	квартир: 92154,8 нежил. помещ.: 6175,5 общ. зданий: 36708			

Схема расположения письм

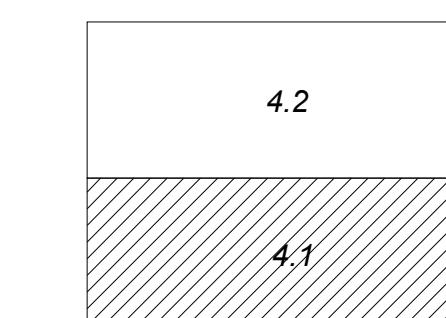

Vol. 2, No. 1, 1999

- красная линия планируемой территории

- красная линия смежных территорий

IVB-25 26(2017)-ΠΠΜ

нений в проект планировки территории и проект межевания территории Восточного планировочного района (губернаторства) г. Нижневартовска в части кварталов №25, №26

					56-IVB-25,26(2017)-ППМ				
					Проект внесения изменений в проект планировки территории и проект межевания территории Восточного планировочного района (IV очередь строительства) г.Нижнееварговска в части кварталов №25, №26				
Кол.уч.	Лист	№ док.	Подпись	Дата	Утверждаемая часть		Стадия	Лист	Листов
ГИП	Малюгин						ПП	4.1	
ГАП	Хмелевской				Схема размещения инженерных сетей М 1:1000.				
работал	Радченко						ООО "КПД-ПРОЕКТ" г.Новосибирск		

Схема размещения инженерных M 1:1000.